


PLANTA PRIMERA
VIVIENDA A

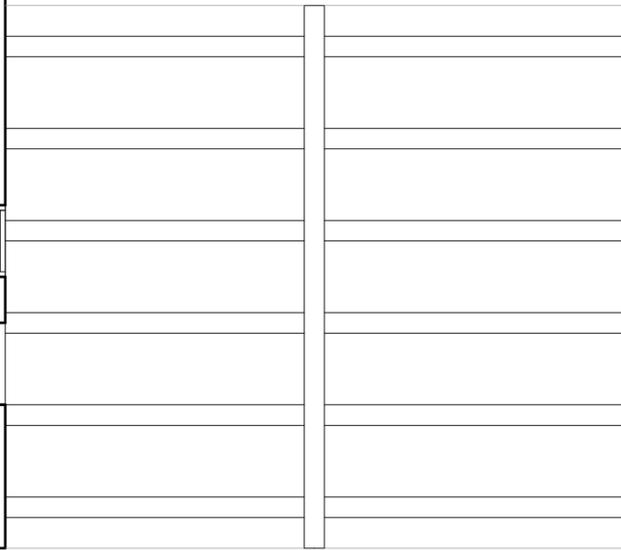

PLANTA PRIMERA
VIVIENDA B

ARQUITECTO ROSSANA PUCHALT ESTELLÉS	PROYECTO BÁSICO DE DOS VIVIENDAS UNIFAMILIARES PAREADAS CON PISCINA		
	EMPLAZAMIENTO C/ PERE MARCH, 53 GANDIA (VALENCIA)	PROMOTOR TOLL SPAIN HAUS, S.L.	ESCALA 1/50
	DENOMINACIÓN DISTRIBUCIÓN PLANTA PRIMERA		Nº PLANO 3.2
	ARQUITECTURA rospuces@arq.upv.es	EXPEDIENTE: 21-003	FECHA: FEB - 2021